




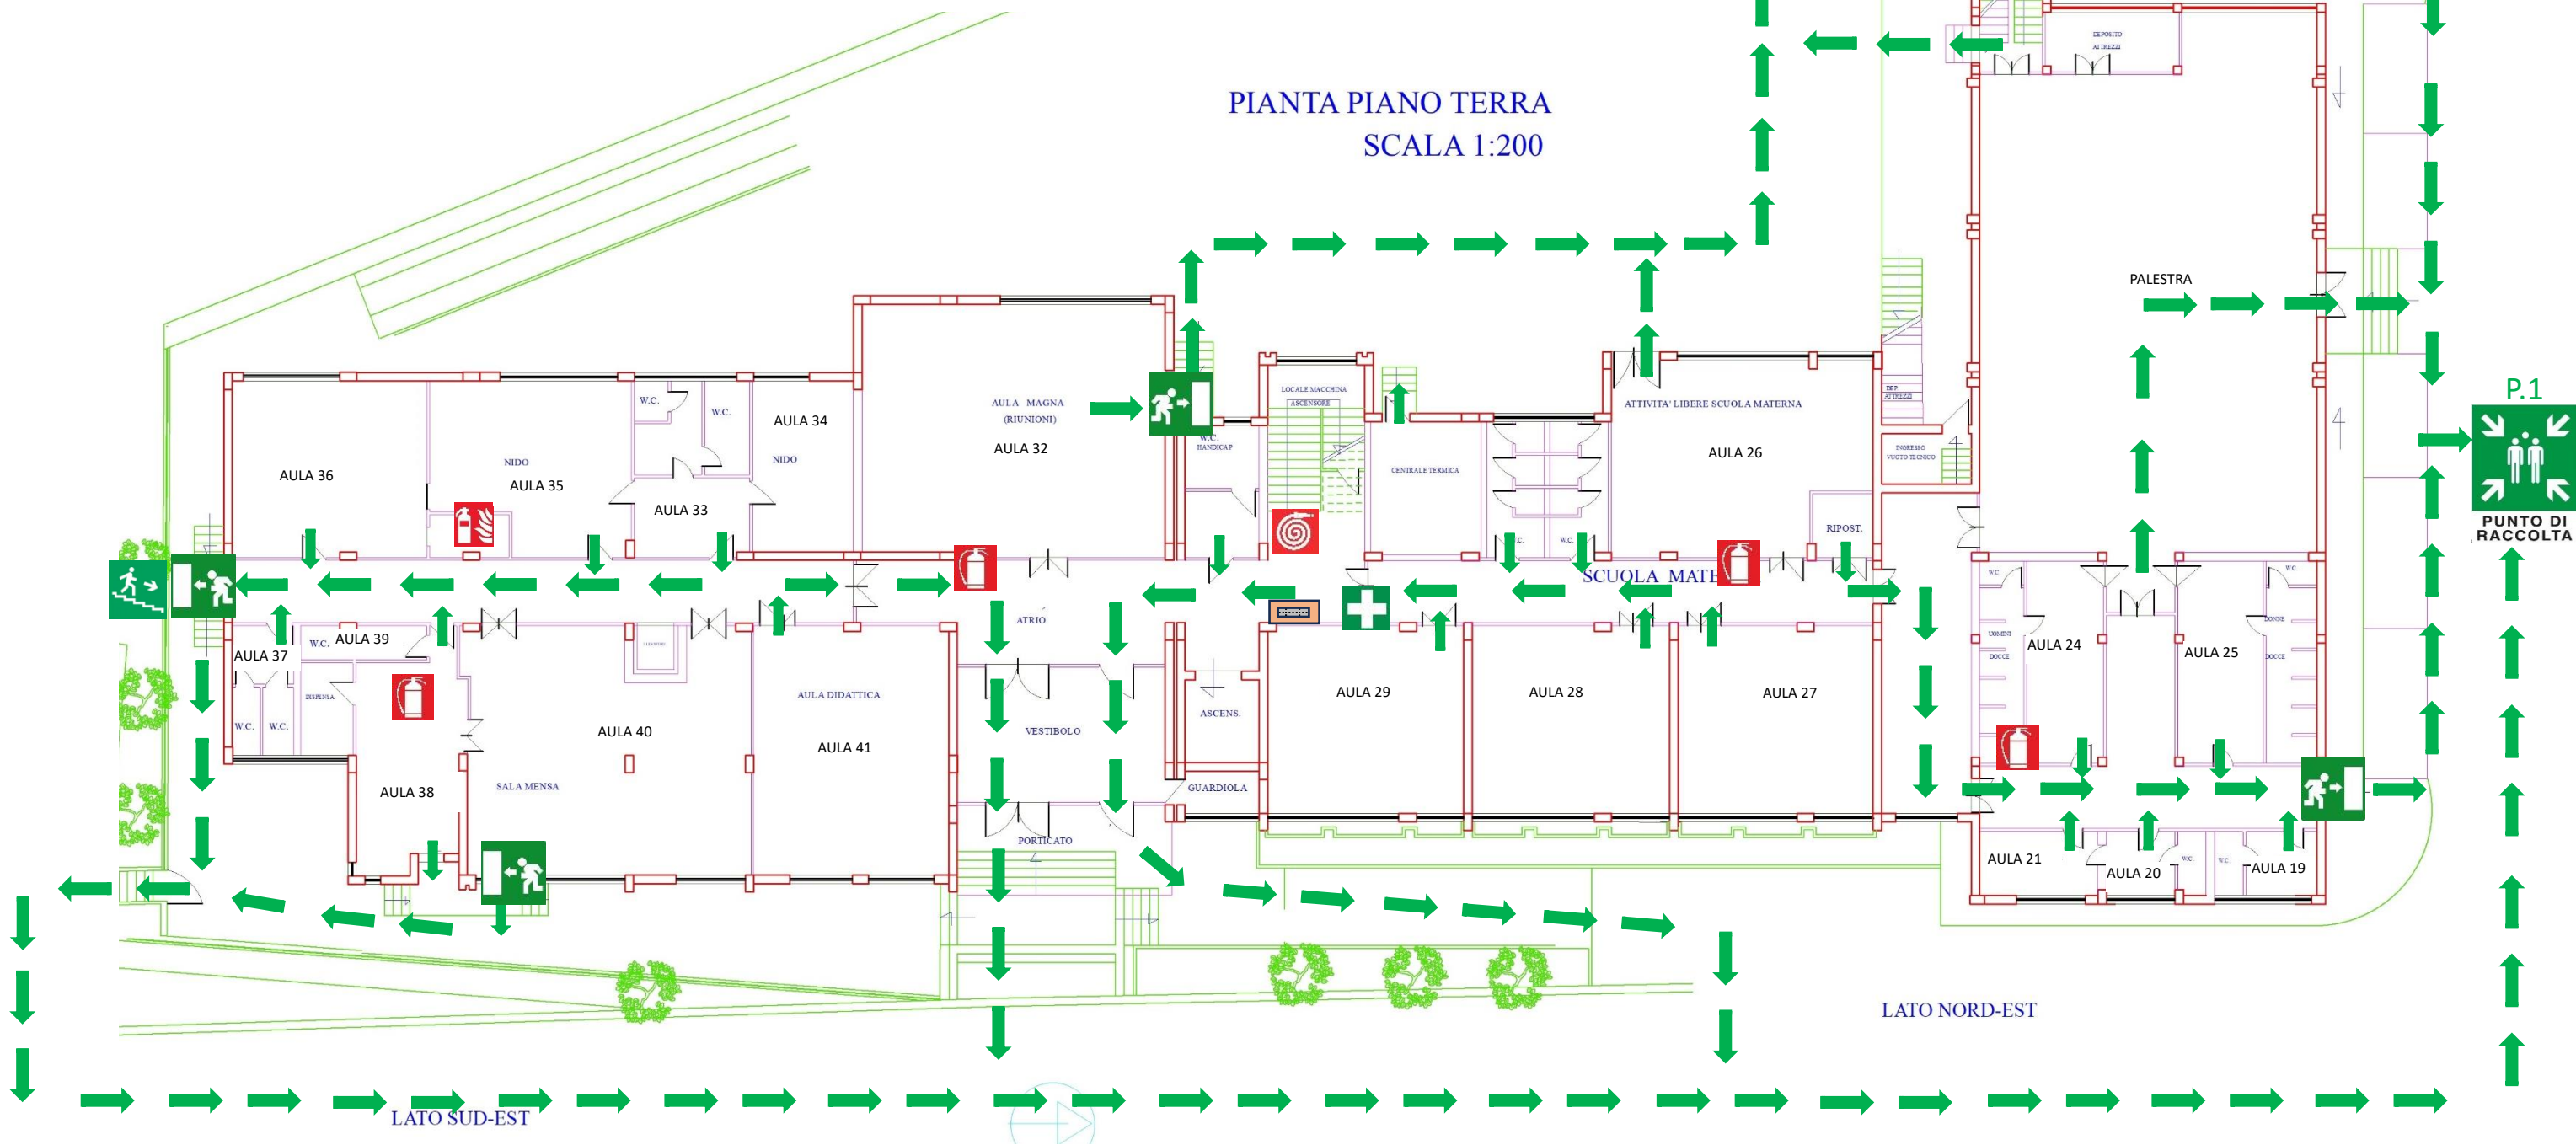

LEGENDA			NORME DI COMPORTAMENTO		RACCOMANDAZIONI DI PREVENZIONE
 PERCORSO DI ESODO	 VOI SIETE QUI	 IDRANTE	IN CASO DI EMERGENZA Chiunque rilevi fatti anomali che possono far presumere un'incombente situazione di pericolo che non possa essere prontamente eliminata con intervento diretto deve immediatamente chiamare i seguenti numeri 115 – 118 PER ATTIVAZIONE PIANO DI EMERGENZA Avvertire dell'evento l'addetto allo sfollamento del piano in cui ha rilevato la situazione di pericolo o di emergenza IN CASO DI INCENDIO – Dare l'allarme azionando il pulsante di emergenza più vicino – Utilizzare i mezzi antincendio disponibili per estinguere l'incendio, compatibilmente con le proprie capacità e senza compromettere la propria incolumità	IN CASO DI EVACUAZIONE – È vietato servirsi di eventuali ascensori – Evitare di correre, spingersi ed urlare – Abbandonare rapidamente i locali seguendo la segnaletica in conformità alle istruzioni impartite dal responsabile incaricato – Portarsi con ordine all'interno delle zone protette e lasciare l'edificio attraverso le apposite uscite di sicurezza – Il personale non in grado di muoversi autonomamente attenda con calma l'arrivo dei soccorritori incaricati – È vietato in ogni caso prendere iniziative di alcun genere al fine di evitare di compromettere la vostra e l'altrui incolumità	– Evitare l'accumulo oltre in consentito di sostanze facilmente infiammabili – Segnalare al Servizio di Prevenzione e Protezione eventuali manomissioni o malfunzionamenti relativi ai presidi antincendi presenti – evitare di ingombrare le attrezzature di soccorso, le vie di fuga e le uscite di sicurezza – evitare di usare fiamme libere e fornelli di qualsiasi tipo, scaldavivande e stufe di qualsiasi genere e qualsiasi altra apparecchiatura elettrica in cattivo stato – verificare sempre la dislocazione degli estintori e degli idranti
 QUADRO ELETTRICO	 PUNTO DI RACCOLTA	 SCALA DI EMERGENZA			
 ESTINTORE A POLVERE	 CASSETTA DI PRONTO SOCCORSO				
 ESTINTORE A CO ₂	 USCITA DI EMERGENZA				

PIANTA PIANO PRIMO
SCALA 1:200

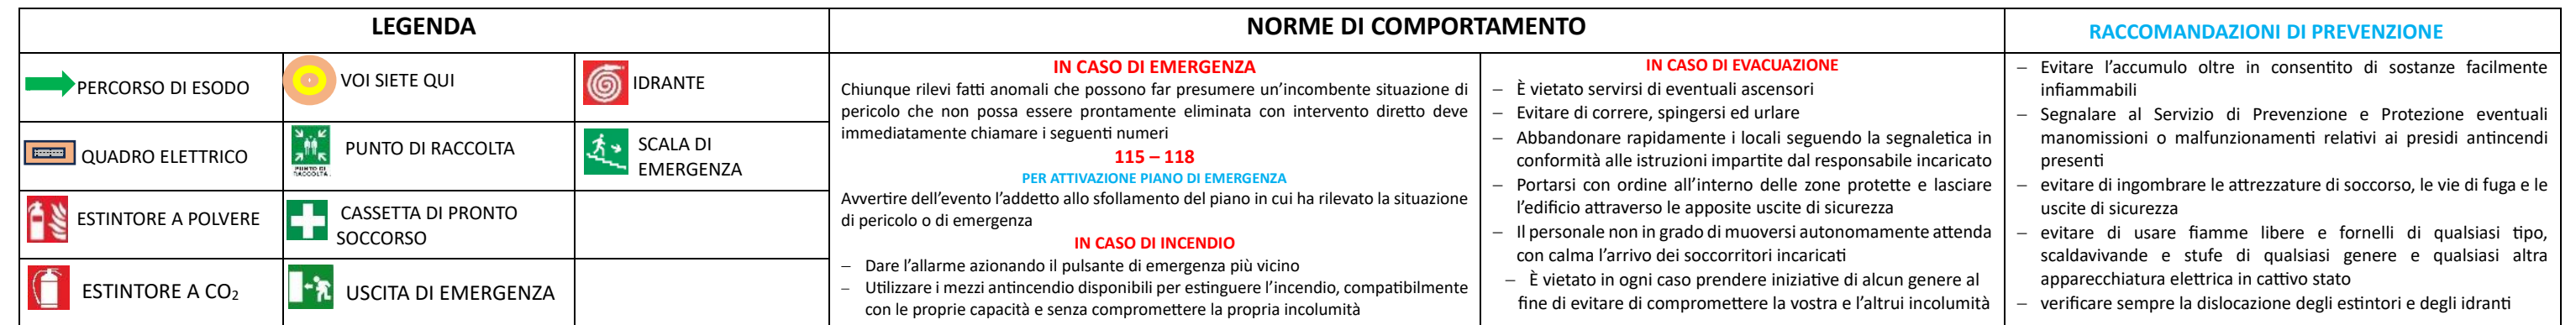

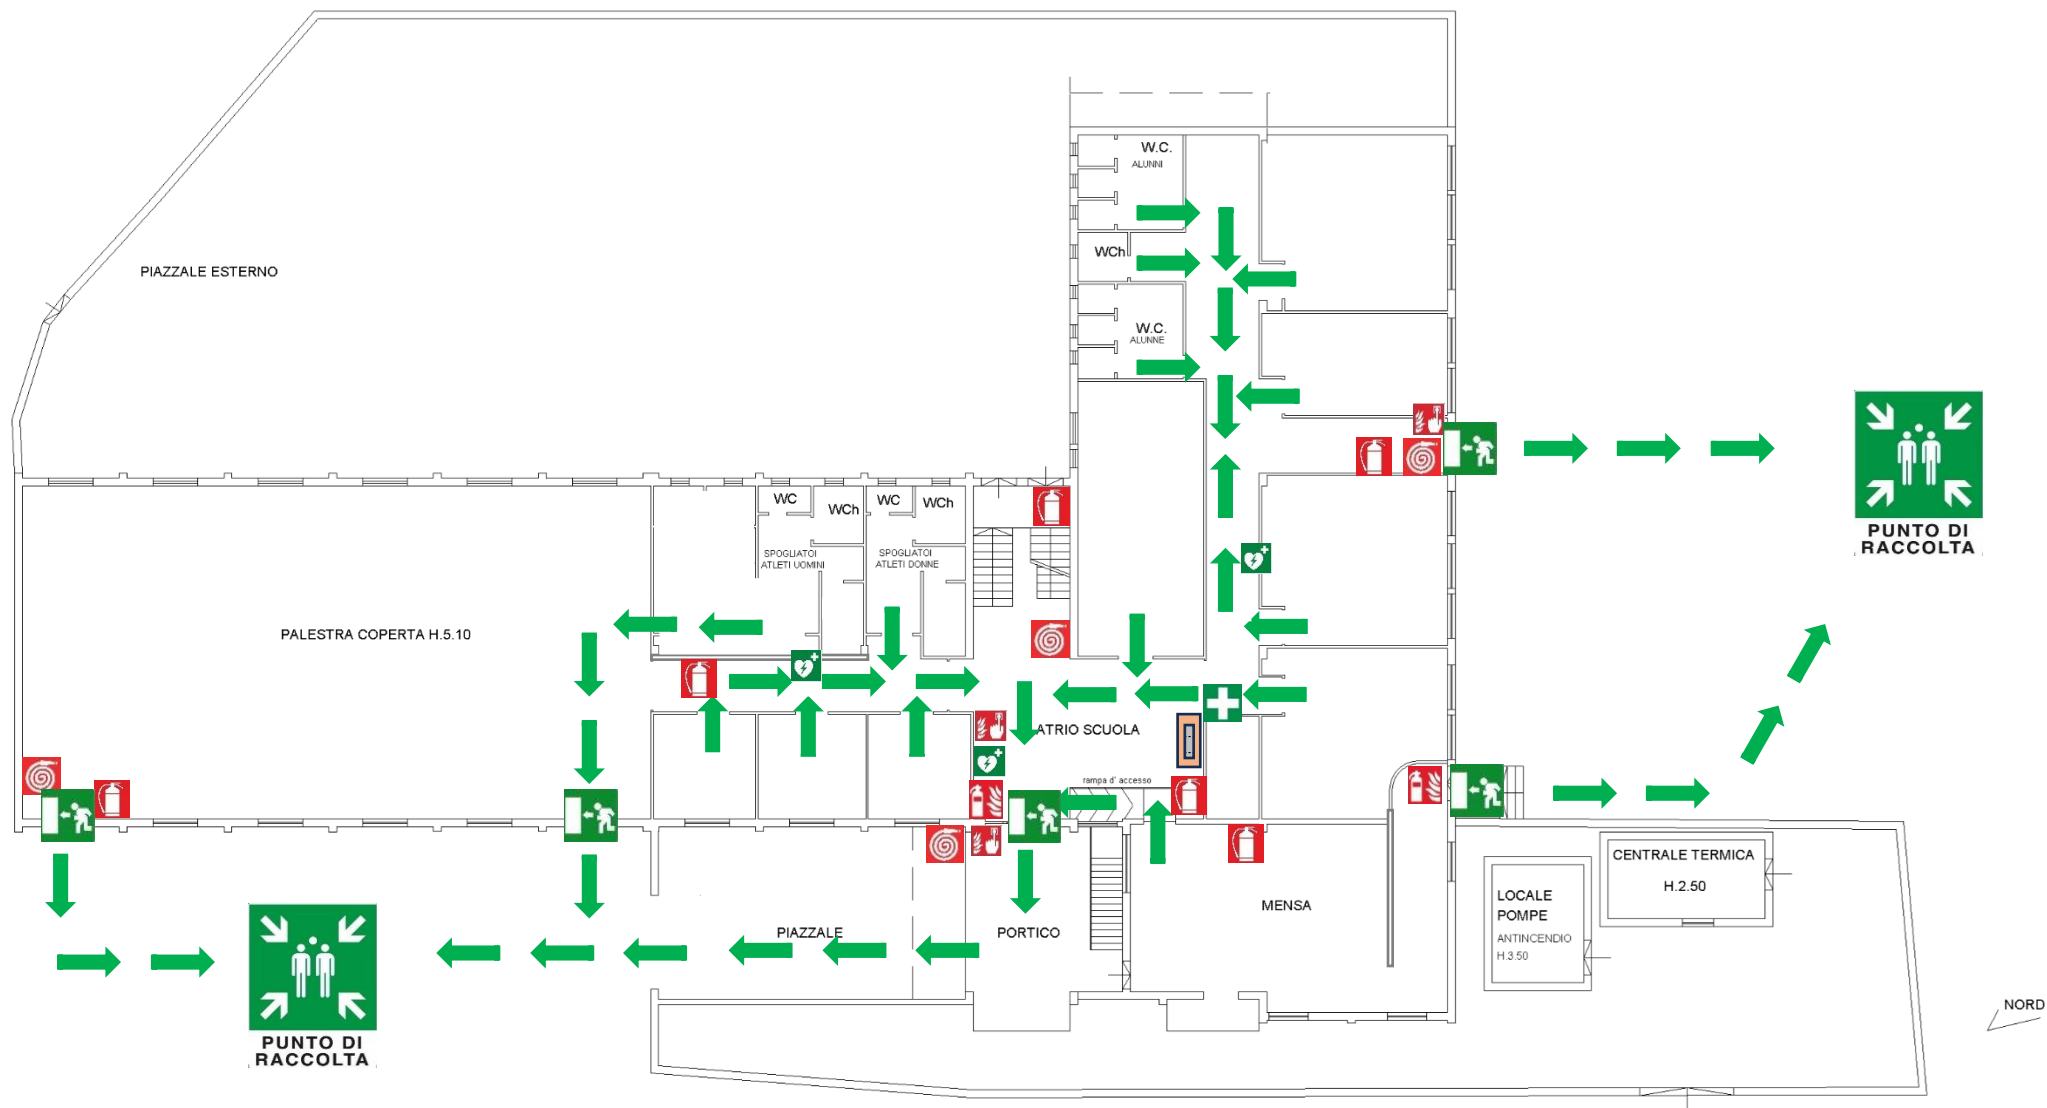

LEGENDA			NORME DI COMPORTAMENTO		RACCOMANDAZIONI DI PREVENZIONE
 PERCORSO DI ESODO	 VOI SIETE QUI	 IDRANTE	IN CASO DI EMERGENZA Chiunque rilevi fatti anomali che possono far presumere un'incombente situazione di pericolo che non possa essere prontamente eliminata con intervento diretto deve immediatamente chiamare i seguenti numeri 115 – 118 PER ATTIVAZIONE PIANO DI EMERGENZA Avvertire dell'evento l'addetto allo sfollamento del piano in cui ha rilevato la situazione di pericolo o di emergenza IN CASO DI INCENDIO Dare l'allarme azionando il pulsante di emergenza più vicino Utilizzare i mezzi antincendio disponibili per estinguere l'incendio, compatibilmente con le proprie capacità e senza compromettere la propria incolumità	IN CASO DI EVACUAZIONE È vietato servirsi di eventuali ascensori Evitare di correre, spingersi ed urlare Abbandonare rapidamente i locali seguendo la segnaletica in conformità alle istruzioni impartite dal responsabile incaricato Portarsi con ordine all'interno delle zone protette e lasciare l'edificio attraverso le apposite uscite di sicurezza Il personale non in grado di muoversi autonomamente attenda con calma l'arrivo dei soccorritori incaricati È vietato in ogni caso prendere iniziative di alcun genere al fine di evitare di compromettere la vostra e l'altrui incolumità	– Evitare l'accumulo oltre in consentito di sostanze facilmente infiammabili – Segnalare al Servizio di Prevenzione e Protezione eventuali manomissioni o malfunzionamenti relativi ai presidi antincendi presenti – evitare di ingombrare le attrezzature di soccorso, le vie di fuga e le uscite di sicurezza – evitare di usare fiamme libere e fornelli di qualsiasi tipo, scaldavivande e stufe di qualsiasi genere e qualsiasi altra apparecchiatura elettrica in cattivo stato – verificare sempre la dislocazione degli estintori e degli idranti
 QUADRO ELETTRICO	 PUNTO DI RACCOLTA	 SCALA DI EMERGENZA			
 ESTINTORE A POLVERE	 CASSETTA DI PRONTO SOCCORSO	 PULSANTE ALLARME ANTINCENDIO			
 ESTINTORE A CO ₂	 USCITA DI EMERGENZA	 DEFIBRILLATORE			

